


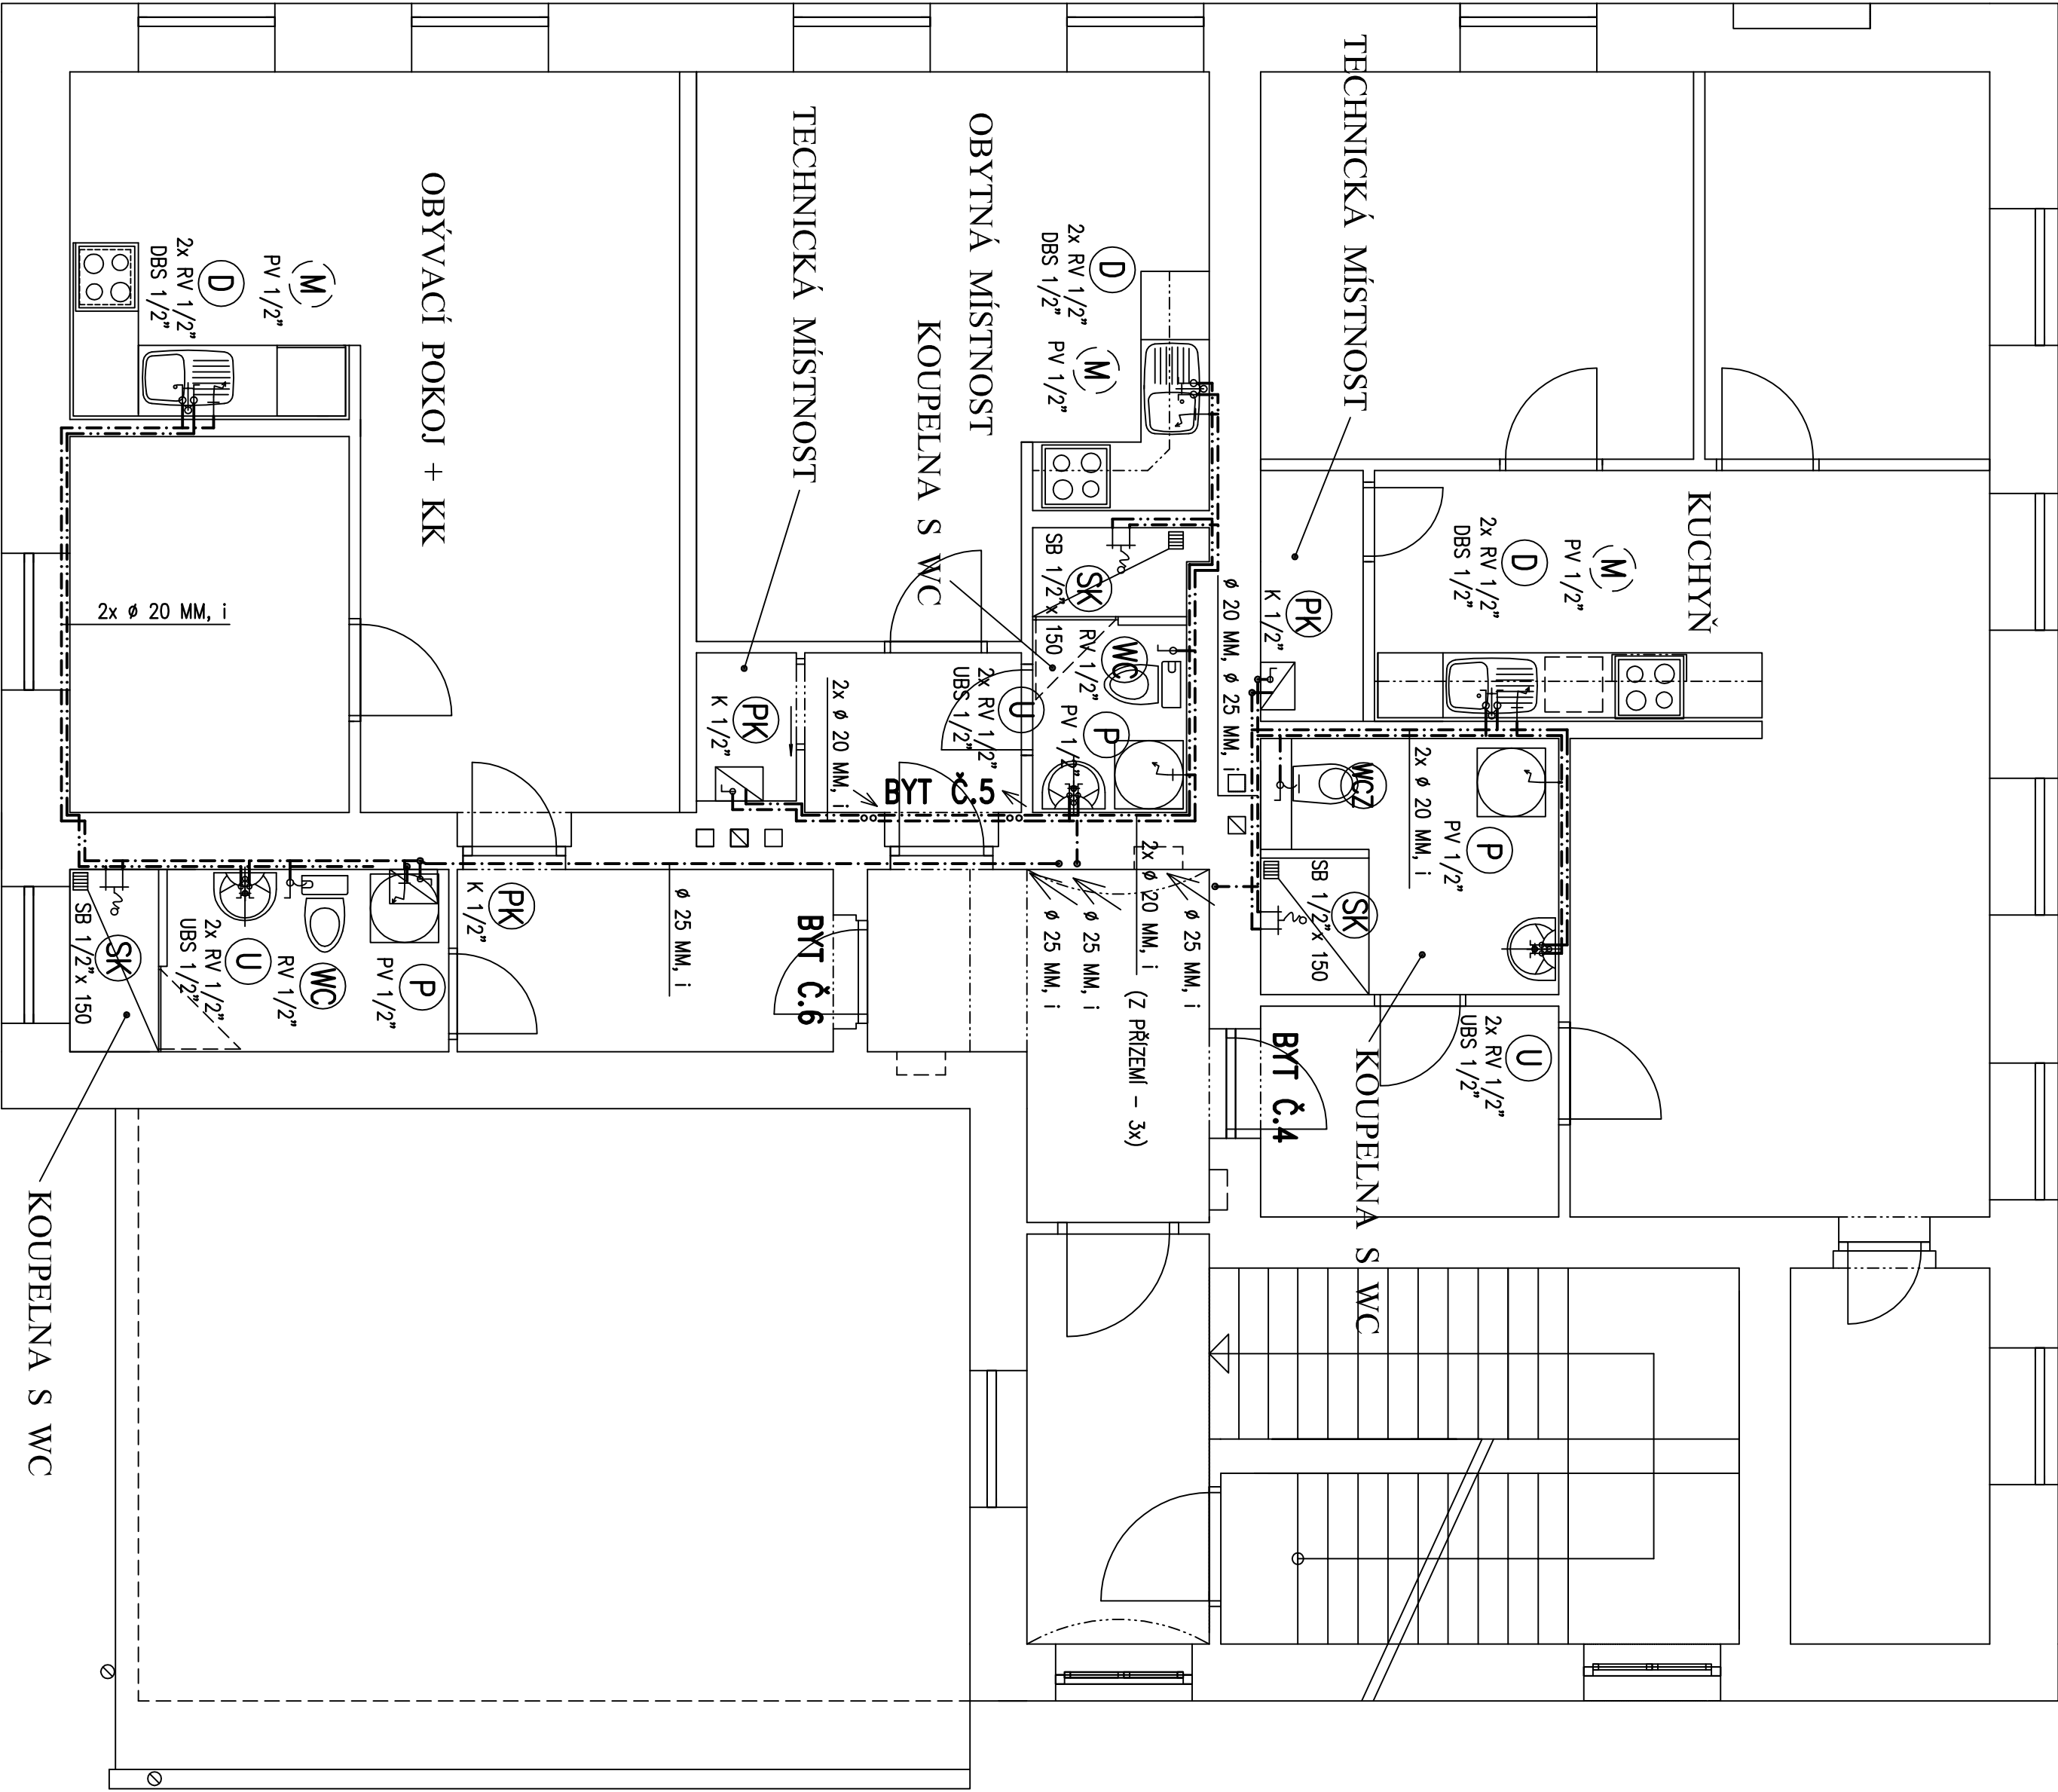

UPOZORNĚNÍ: PROJEKTOVÁ DOKUMENTACE JE ZPRACOVÁNA V ROZSAHU PRO STAVEBNÍ ŘÍZENÍ, NENAHRADZUJE DOKUMENTACI PRO PROVEDENÍ STAVBY ANI PRO VÝBĚR DODAVATELE!!!
JSOU-LI V ZD NEBO JEJICH PŘÍLOHÁCH UVEDENY KONKRÉTNÍ OBCHODNÍ NÁZVY, JEDNÁ SE POUZE O VYMEZENÍ POŽADOVANÉHO STANDARDU A ZADAVATEL UMOŽŇUJE I JINÉ TECHNICKY A KVALITATIVNĚ SROVNATELNÉ ŘEŠENÍ!!!

**POZN.: LEGENDA VIZ. VÝKR. Č. 01 – PŮDORYS PŘÍZEMÍ –
VNITŘNÍ VODOVOD**

Vypracoval: ing. Jiří Karela			
Ved. projekce:	Autorizovali: ing. Čisťová Lenka	STAOOS spol. s r.o. Pratešská 297/15 286 01 Čáslav tel.: 723 892 052, 723 252 281	
Stavební úřad: Vřdví	Obec: Starhoř	Formát: 6 A4	
Investor:	Obec Starhoř, Starhoř 26, 286 01 Čáslav	Stupeň:	Arch. číslo:
Akce:	Zřízení sociálních bytů v objektu bývalé školy č.p. 90 v obci Starhoř	DSŘ	Měřítko: 1 : 50
ZDRAVOTNÍ TECHNIKA - D1.4e			
Obsah:	PŮDORYS PATRA - VNITŘNÍ VODOVOD	Datum: prosince 2017	č.v. 2.