


LEGENDA:

- PŘIPOJOVACÍ POLYPROPYLENOVÉ POTRUBÍ SYSTÉM 'HT' ø 40 MM A ø 50 MM
- HRDLOVÉ ODPADNÍ POLYPROPYLENOVÉ POTRUBÍ SYSTÉM 'HT' ø 75 MM AŽ ø 125 MM
- HRDLOVÉ ODPADNÍ POTRUBÍ DO ZEMĚ SYSTÉM 'KG' (PVC) DN 100 AŽ DN 150
- KLOUZET ZÁVĚSNÝ + MODUL (SOUČÁSTI DODÁVKY MODULU JE REDUKOVANÉ PŘIPOJOVACÍ KOLENO)
- KLOUZET KOMBINAČNÍ
- UMÝVADLO, ZU DN 40, KRYT SIFONU
- DŘEŽ KUCHYŇSKÝ NEREZOVÝ (SOUČÁST LNKY), ZU DN 50 (S VÝVODEM PRO ODPAD Z MYČKY)
- MYČKA NADOBÍ (PŘÍPRAVA) – ODPAD DOPROJEN DO SIFONU DŘEŽU
- AUTOMATICKÁ PRAČKA
- SPRCHOVÝ KOUT ZDĚNÝ
- VÝLETKA
- PODLAHOVÁ VPUSŤ DN 50 SE ZU 'PRIMUS' (I PŘI SLUCHÉ ZU BEZ ZÁPACHU)
- KONDENZAČNÍ PLYNOVÝ KOTEL PRO ÚT A OHŘEV TV
- ELEKTRICKÝ ZASOBNIKOVÝ TLAKOVÝ OHŘÍVAČ VODY O OBJEMU 20 L
- ČISTÍČKA ODPADNÍCH VOD (ČOV BC) S JIMKOU – DODÁVKA STAVBY
- PRAČKOVÝ SIFÓN DN 50 S VÝVODEM PRO PŘIPOJENÍ VODY
- ZACHYTNÝ SIFON (KAPU) POUSTNÝCH ARMATUR PLYNOVÉHO KOTLE (TĚŽ ODVOD KONDENZÁTU)

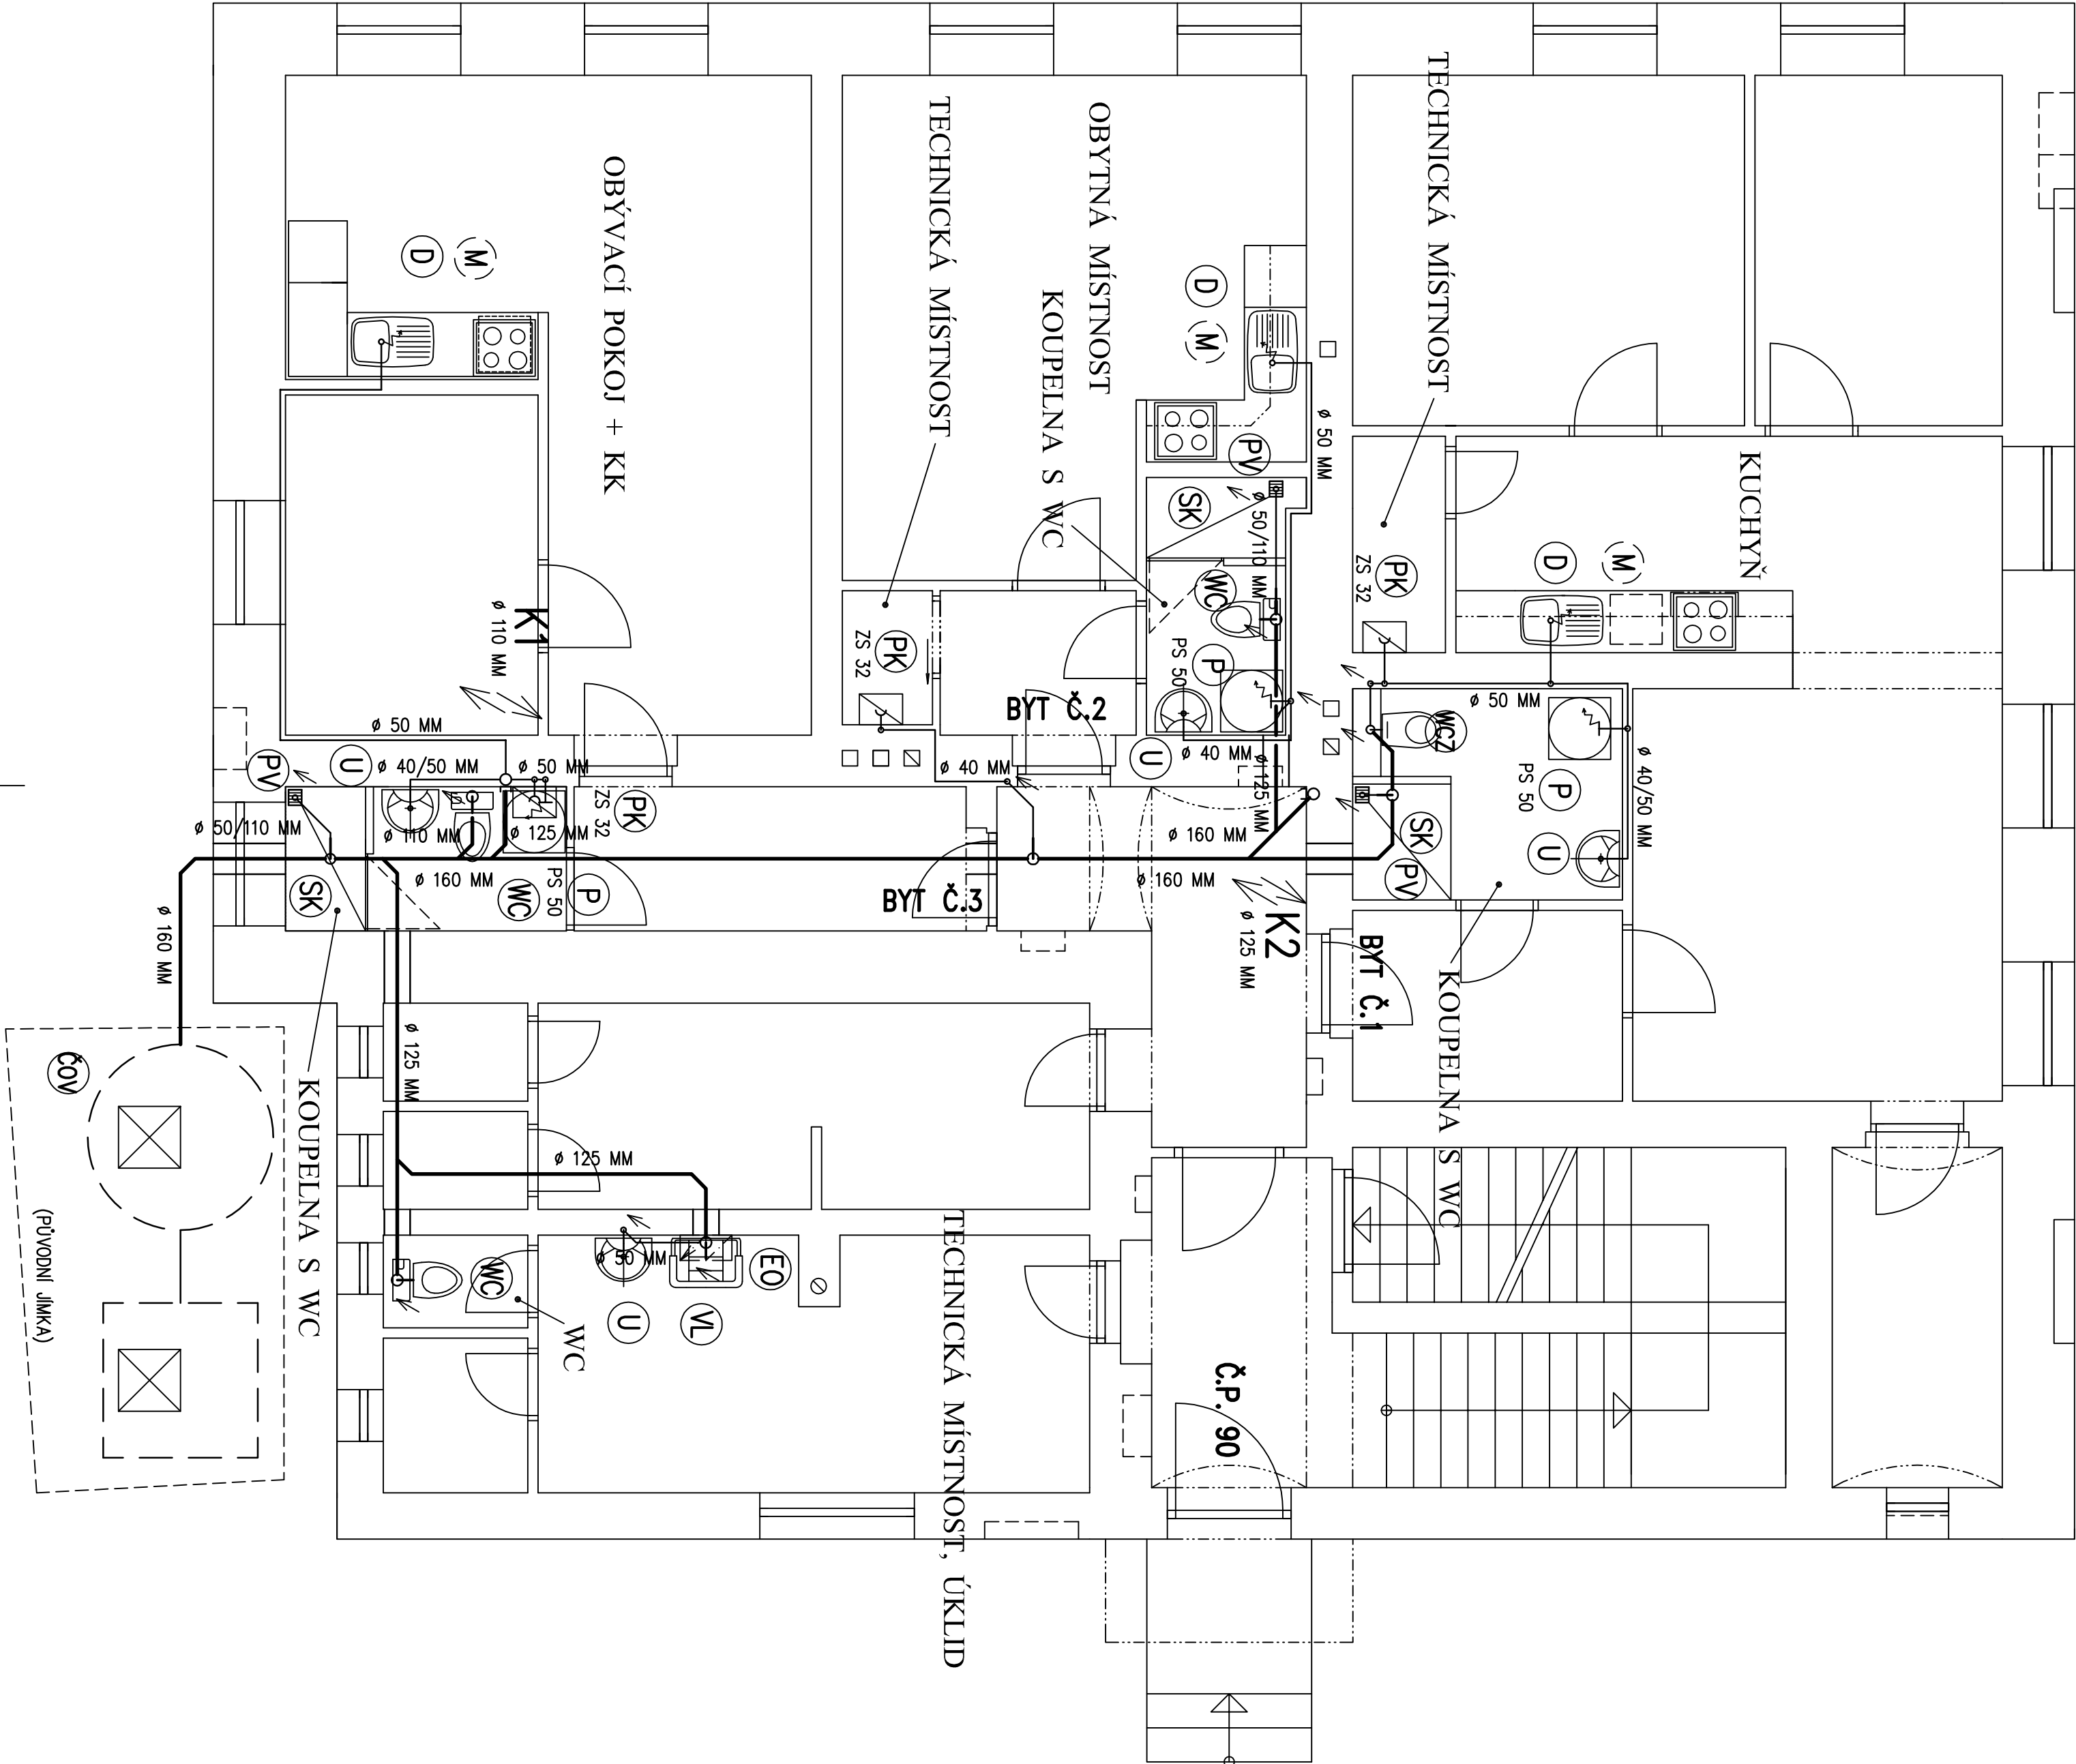

UPOZORNĚNÍ: PROJEKTOVÁ DOKUMENTACE JE ZPRACOVÁNA V ROZSAHU PRO STAVEBNÍ ŘÍZENÍ, NENAHRADZUJE DOKUMENTACI PRO PROVEDENÍ STAVBY ANI PRO VÝBĚR DODAVATELE!!!

JSOU-LI V ZD NEBO JEJICH PŘÍLOHÁCH UVEDENY KONKRÉTNÍ OBCHODNÍ NÁZVY, JEDNÁ SE POUZE O VYMEZENÍ POŽADOVANÉHO STANDARDU A ZADAVATEL UMOŽŇUJE I JINÉ TECHNICKY A KVALITATIVNĚ SROVNATELNÉ ŘEŠENÍ!!!

|                               |                                                                       |                                                                                          |                 |
|-------------------------------|-----------------------------------------------------------------------|------------------------------------------------------------------------------------------|-----------------|
| Vypracoval: ing. Jiří Karelka |                                                                       |       |                 |
| Ved. projekce:                | Autorizovali: ing. Čísťarová Lenka                                    | STAOOS spol. s r.o.<br>Průšská 29/715<br>286 01 Čáslav<br>tel.: 723 892 052, 722 252 281 |                 |
| Stavební úřad: Vrchy          | Obec: Starhoč                                                         | Formát: 6 A4<br>Arch. číslo:                                                             |                 |
| Investor:                     | Obec Starhoč, Starhoč 26, 286 01 Čáslav                               | Formát: 6 A4                                                                             | Arch. číslo:    |
| Akce:                         | Zřízení sociálních bytů v objektu bývalé školy č.p. 90 v obci Starhoč | Stupeň: DSŘ                                                                              | Měřítko: 1 : 50 |
| ZDRAVOTNÍ TECHNIKA - D1.4e    |                                                                       |                                                                                          |                 |
| Obsah:                        | PŮDORYS PŘÍZEMÍ - VNITŘNÍ KANALIZACE                                  | Datum: prosinec 2017                                                                     | č.v.: 3.        |