

TABULKA MÍSTNOSTÍ – 1.NP -NOVÝ STAV

Č.M.	ÚČEL MÍSTNOSTI	POLOHA (m2)	REF. Č.	OSVĚTLENOST DLE ČSN EN 12464-1
S.1.01	ZADVEŘÍ	5.60 m2	5.1.1	100 lx
S.1.02	DOMOVNÍ CHODBA	7.35 m2	5.1.1	100 lx
S.1.03	SCHODIŠTĚ DO 2.NP/1.PP	14.52 m2	5.1.2	100 lx
S.1.04	SKLAD - KOLA, KOČÁRKY	10.70 m2	5.4.1	100 lx
S.1.05	SKLEP 1	1.33 m2	5.4.1	100 lx
S.1.06	SKLEP 2	1.33 m2	5.4.1	100 lx
S.1.07	TECHNICKÁ M., ÚKLID	13.00 m2	5.3.1	200 lx
S.1.08	SKLAD ÚKLIDOVÝCH PR.	2.10 m2	5.4.1	100 lx
S.1.09	WC	1.28 m2	5.2.4	200 lx
SPOLEČNÉ PROSTORY		57.19 m2		
1.1.01	PŘEDSÍN	4.84 m2	5.1.1	100 lx
1.1.02	KOUPELNA S WC	5.38 m2	5.2.4	200 lx
1.1.03	PRACOVNA	5.45 m2	5.26.1	300 lx
1.1.04	OBÝVACÍ POKOJ	16.30 m2	5.2.2	100/300 lx
1.1.05	KUCHYŇ	9.84 m2	5.2.2	100/300 lx
1.1.06	TECHNICKÁ MÍSTN.	1.88 m2	5.3.1	200 lx
1.1.07	LOŽNICE	12.82 m2	5.2.2	100 lx
1.1.08	DĚTSKÝ POKOJ	8.18 m2	5.2.2	100/300 lx
OBYTNÁ PLOCHA -BYT ①		64.86 m2		
2.1.01	PŘEDSÍN	2.88 m2	5.1.1	100 lx
2.1.02	KOUPELNA S WC	3.38 m2	5.2.4	200 lx
2.1.03	TECHNICKÁ MÍSTN.	1.14 m2	5.3.1	200 lx
2.1.04	OBYTNÁ MÍSTNOST	20.08 m2	5.2.2	100/300 lx
OBYTNÁ PLOCHA -BYT ②		27.27 m2		
3.1.01	PŘEDSÍN	5.32 m2	5.1.1	100 lx
3.1.02	KOUPELNA S WC	3.82 m2	5.2.4	200 lx
3.1.03	OBÝV.POKOJ S KUCH.K.	23.73 m2	5.2.2	100/300 lx
3.1.04	POKOJ	8.08 m2	5.2.2	100 lx
OBYTNÁ PLOCHA -BYT ③		40.96 m2		
OBYTNÁ PLOCHA 1.NP		133.09 m2		
UŽITNÁ PLOCHA 1. NP CELKEM		190.28 m2		

LEGENDA

TRASA – SVAZEK KABELŮ

- OBVOD SVĚTLNÝ – CYKY nx1,5
- OBVOD ZÁSUVKOVÝ – CYKY–J 3x2,5
- OBVOD TRÍFAZOVÝ – CYKY–J 5x2,5
- DOPLNJUCÍ MÍSTNÍ POSPOJOVÁNÍ VODIČI CYZZ V SOULADU S ČSN 332000–4–41 ed.2 A 332000–7–701 ed.2.

POZNÁMKA


EL. INSTALACE PROVEDENA KABELY CYKY V SOUSTAVĚ TN–S. KABELY ULOŽENY VE STĚNÁCH POD OMÍTKOU, V SDK KONSTRUKCÍCH V TR. MONOFLEX, V SOULADU S ČSN 332000–5–52 ed.2.

STOUPAČKA S1

- CYKY–J 4x10 – NAPÁJENÍ ROZV. Rb4
- CYKY–J 4x10 – NAPÁJENÍ ROZV. Rb5
- CYKY–J 4x10 – NAPÁJENÍ ROZV. Rb6
- CYA16zz – HLAVNÍ POSPOJOVÁNÍ Rb4
- CYA16zz – HLAVNÍ POSPOJOVÁNÍ Rb5
- CYA16zz – HLAVNÍ POSPOJOVÁNÍ Rb6

STOUPAČKA S2

- CYKY–J 3x1,5 – OSVĚTLENÍ S.2.01, S.2.02
- CYKY–J 3x1,5 – VÝVOD OSVĚTLENÍ PRO PŮDU
- CYKY–J 3x2,5 –ZASUVKA CHODBA S.2.02
- CYKY–J 3x2,5 –ZASUVK. VÝVOD PRO PŮDU

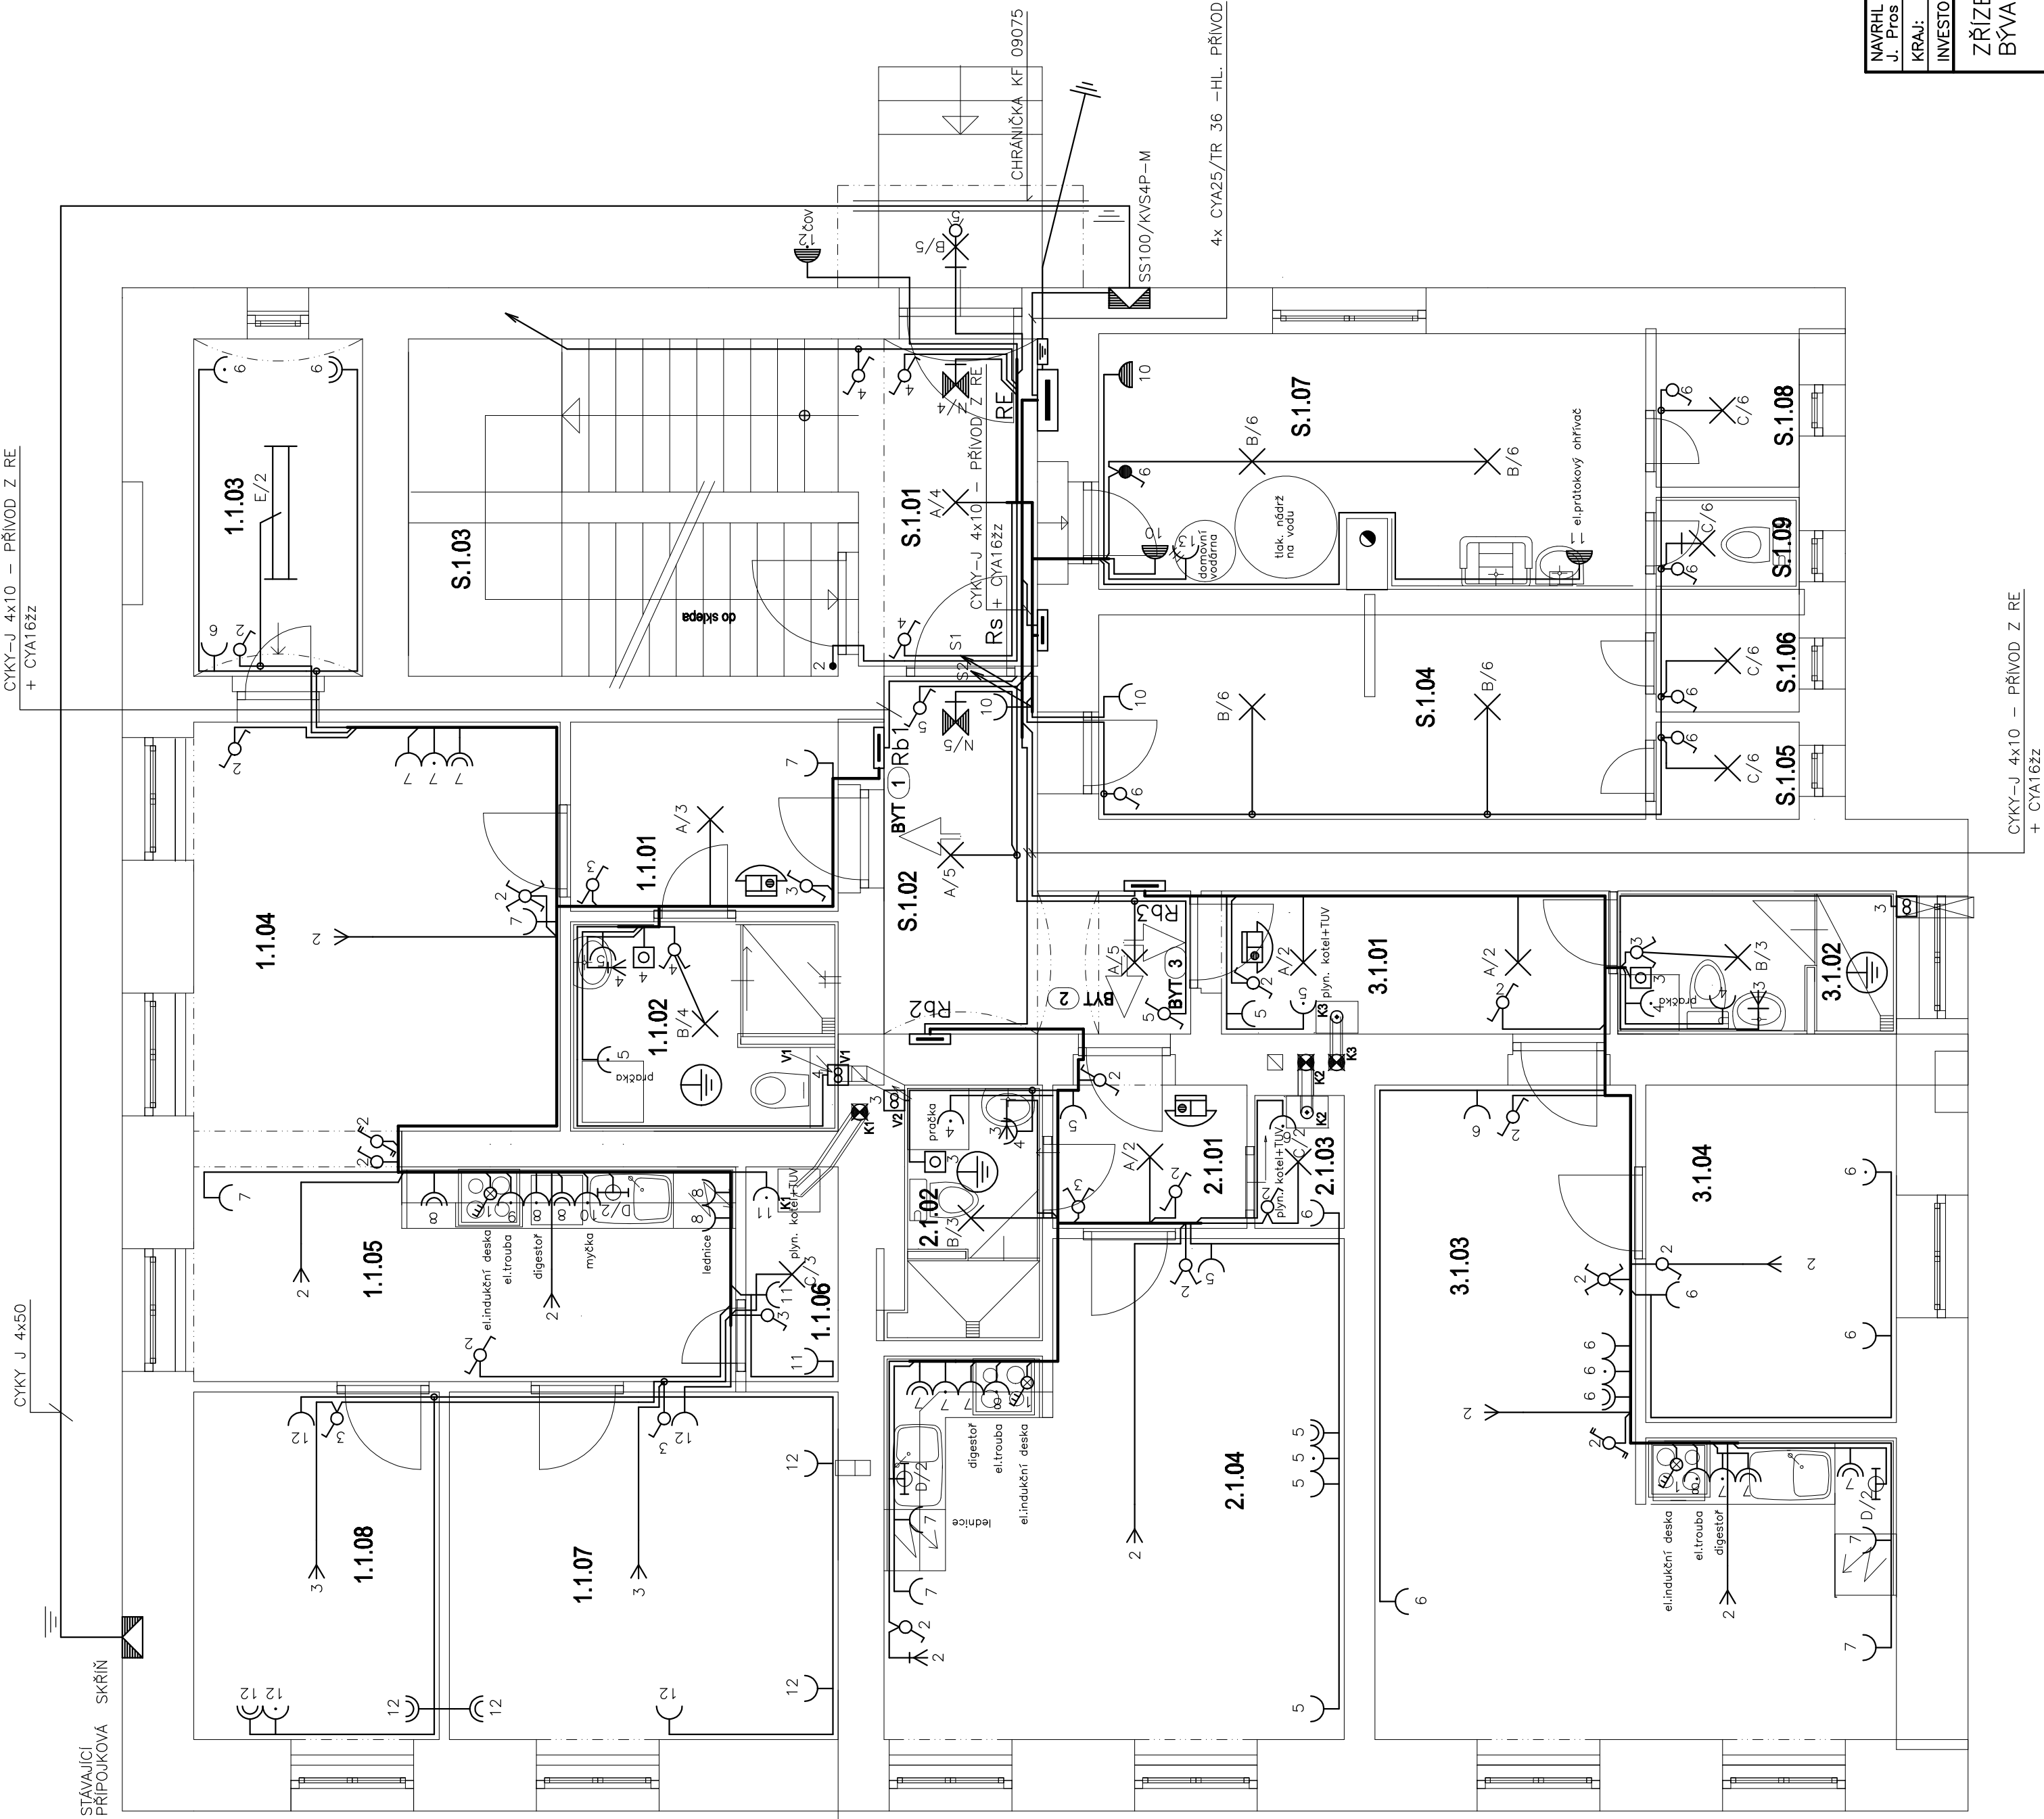

NAVRHL J. Pros	KRESLIL J. Pros	KONTROLOVAL	ODP.PROJ.STAVBY	Josef Pros – projekt elektro Vadislava 335, 284 01 Kutná Hora IČO: 10240578 tel. 775357933
KRAJ: Středočeský		OBEČ: Starkoč		
INVESTOR: Obec Starkoč, Starkoč 26, 286 01 Čáslav				FORMAT 6 A4
ZŘÍZENÍ SOCIÁLNÍCH BYTŮ V OBJEKTU BYVALÉ ŠKOLY ČP. 90 V OBCI STARKOČ				DATUM 30.11.2017
D.1.4 – Silnoproudá elektrotechnika				STUPEŇ DSŘ
PŮDORYS 1.NP				MĚŘÍTKO 1:50
				ZAK.ČÍSLO: 17157
				ARCHIVNÍ ČÍSLO Č.VÝKRESU 17157
				102