

TABULKA MÍSTNOSTÍ - 2.NP -NOVÝ STAV

Č.M.	ÚČEL MÍSTNOSTI	PLOCHA (m2)	REF. Č.	OSVĚTLENOST DLE ČSN EN 12464-1
S.2.01	DOMOVNÍ CHODBA	5.76 m2	5.1.1	100 lx
S.2.02	CHODBA	7.20 m2	5.1.1	100 lx
S.2.03	SCHODIŠTĚ	14.52 m2	5.1.2	100 lx
SPOLEČNÉ PROSTORY				
4.2.01	PŘEDSÍŇ	4.84 m2	5.1.1	100 lx
4.2.02	KOUPELNA S WC	5.89 m2	5.2.4	200 lx
4.2.03	PRACOVNA	5.78 m2	5.26.1	300 lx
4.2.04	OBÝVACÍ POKOJ	16.97 m2	5.2.2	100/300 lx
4.2.05	KUCHYŇ	10.63 m2	5.2.2	100/300 lx
4.2.06	TECHNICKÁ MÍSTN.	1.98 m2	5.3.1	200 lx
4.2.07	LOŽNICE	12.92 m2	5.2.2	100 lx
4.2.08	DĚTS.POKOJ	8.50 m2	5.2.2	100/300 lx
OBYTNÁ PLOCHA -BYT (4)				
5.2.01	PŘEDSÍŇ	2.83 m2	5.1.1	100 lx
5.2.02	KOUPELNA S WC	3.38 m2	5.2.4	200 lx
5.2.03	TECHNICKÁ MÍSTN.	1.14 m2	5.3.1	200 lx
5.2.04	OBYTNÁ MÍSTNOST	20.54 m2	5.2.2	100/300 lx
OBYTNÁ PLOCHA -BYT (5)				
6.2.01	PŘEDSÍŇ	5.28 m2	5.1.1	100 lx
6.2.02	KOUPELNA S WC	5.32 m2	5.2.4	200 lx
6.2.03	OBÝV.POKOJ S KUCH.K.	24.89 m2	5.2.2	100/300 lx
6.2.04	POKOJ	8.09 m2	5.2.2	100/300 lx
OBYTNÁ PLOCHA -BYT (6)				
OBYTNÁ PLOCHA 2.NP		138.98 m2		
UŽITNÁ PLOCHA 2. NP CELKEM		166.46 m2		

LEGENDA

____ TRASA – SVAZEK KABELŮ
____ OBVOD SVĚTELNÝ – CYKY nx1,5
____ OBVOD ZÁSUVKOVÝ – CYKY–J 3x2,5
____ OBVOD TRÍFÁZOVÝ – CYKY–J 5x2,5
⊕ DOPLNŮJÍCÍ MÍSTNÍ POSPOJOVÁNÍ VODIČI CYZZ V SOULADU S ČSN 332000–4–41 ed.2 A 332000–7–701 ed.2.

POZNÁMKA


EL. INSTALACE PROVEDENA KABELY CYKY V SOUSTAVĚ TN–S.
KABELY ULOŽENY VE STĚNÁCH POD OMITKOU, VV SDK KONSTRUKCÍCH V TR. MONOFLEX, V SOULADU S ČSN 332000–5–52 ed.2.

STOUPAČKA S1

CYKY–J 4x10 – NAPÁJENÍ ROZV. Rb4
CYKY–J 4x10 – NAPÁJENÍ ROZV. Rb5
CYKY–J 4x10 – NAPÁJENÍ ROZV. Rb6
CYA16zz – HLAVNÍ POSPOJOVÁNÍ Rb4
CYA16zz – HLAVNÍ POSPOJOVÁNÍ Rb5
CYA16zz – HLAVNÍ POSPOJOVÁNÍ Rb6

STOUPAČKA S2

CYKY–J 3x1,5 – OSVĚTLENÍ S.2.01, S.2.02
CYKY–J 3x1,5 – VÝVOD OSVĚTLENÍ PRO PŮDU
CYKY–J 3x2,5 – ZÁSUVKA CHODBA S.2.02
CYKY–J 3x2,5 –ZÁSUVK. VÝVOD PRO PŮDU

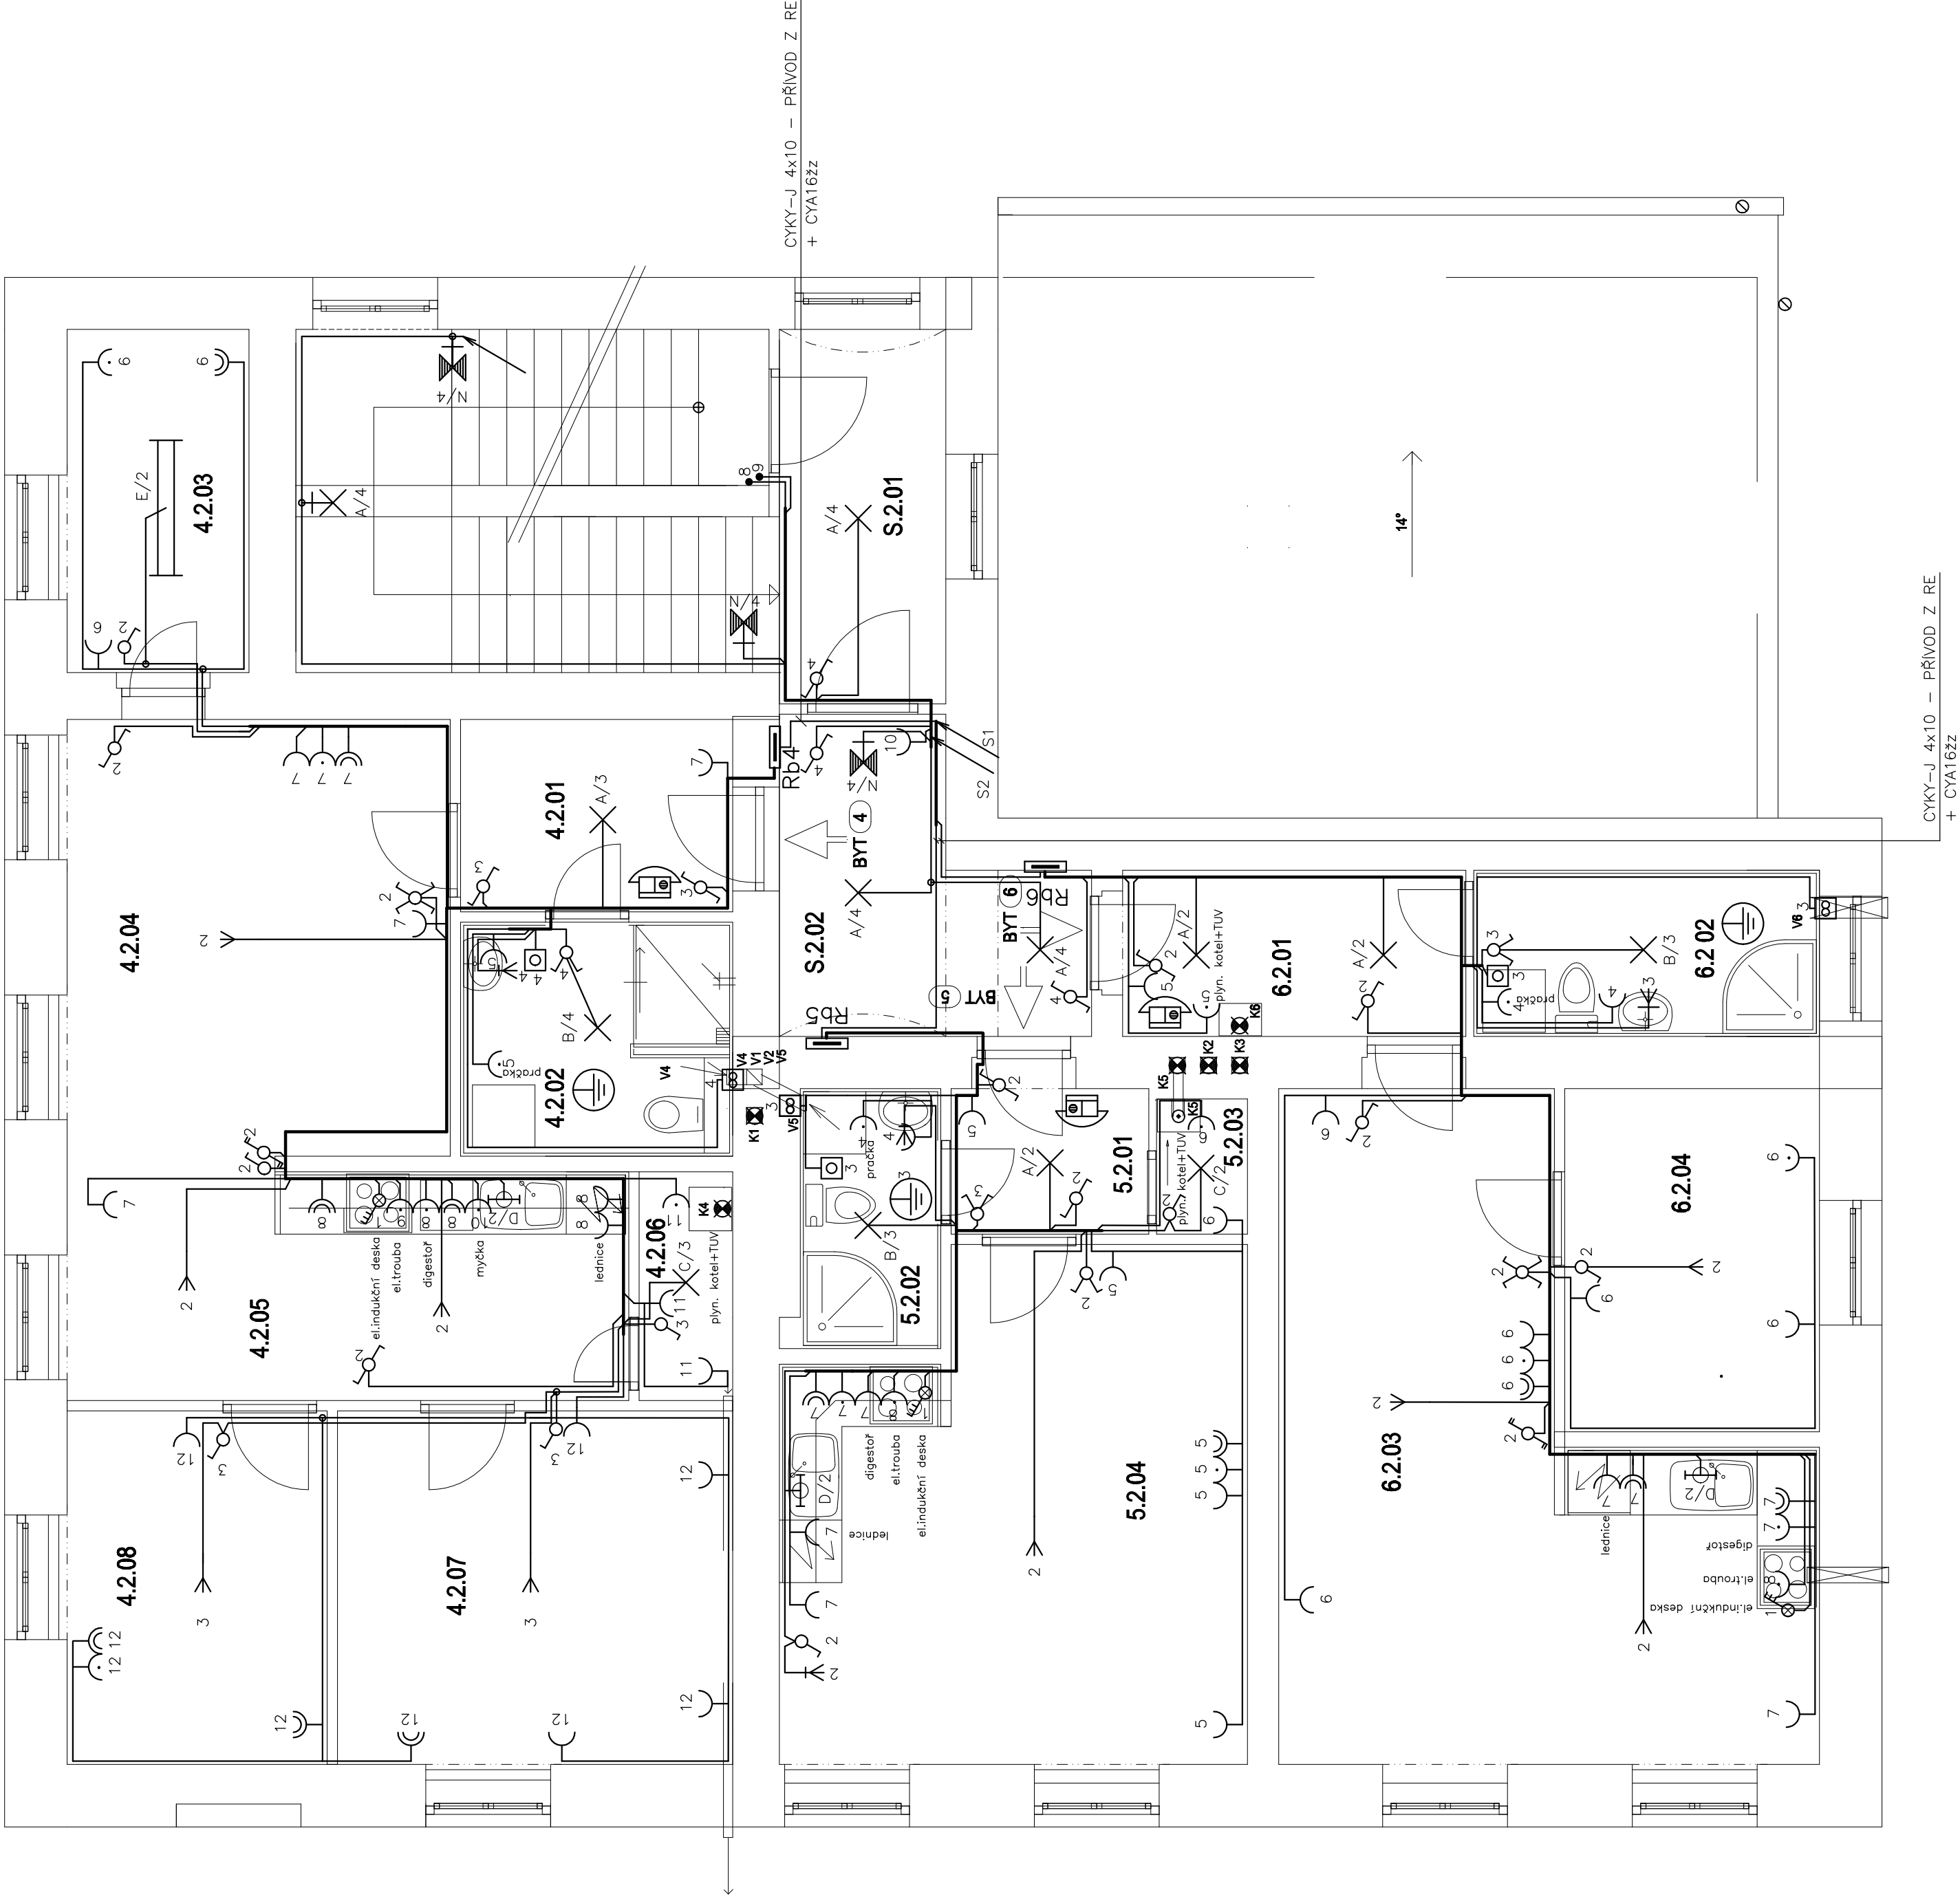

NAVRHL J. Pros		KRESLIL J. Pros	KONTROLOVAL J. Pros	ODP.PROJ.STAVBY	Josef Pros – projekt elektro Vladislava 335, 284 01 Kutná Hora IČO: 10240578 tel. 775357933
KRAJ: Středočeský		OBEC: Starkoč			FORMÁT 6 A4
INVESTOR: Obec Starkoč, Starkoč 26, 286 01 Čáslav					DATUM 30.11.2017
ZŘÍZENÍ SOCIÁLNÍCH BYTŮ V OBJEKTU BÝVALÉ ŠKOLY ČP. 90 V OBCI STARKOČ D.1.4 – Silnoproudá elektrotechnika					STUPEŇ DSŘ
					MĚŘÍTKO 1:50
					ZAK.ČÍSLO: 17157
PŮDORYS 2.NP					ARCHIVNÍ ČÍSLO Č.VÝKRESU
					17157 103